


1008

1660

1615

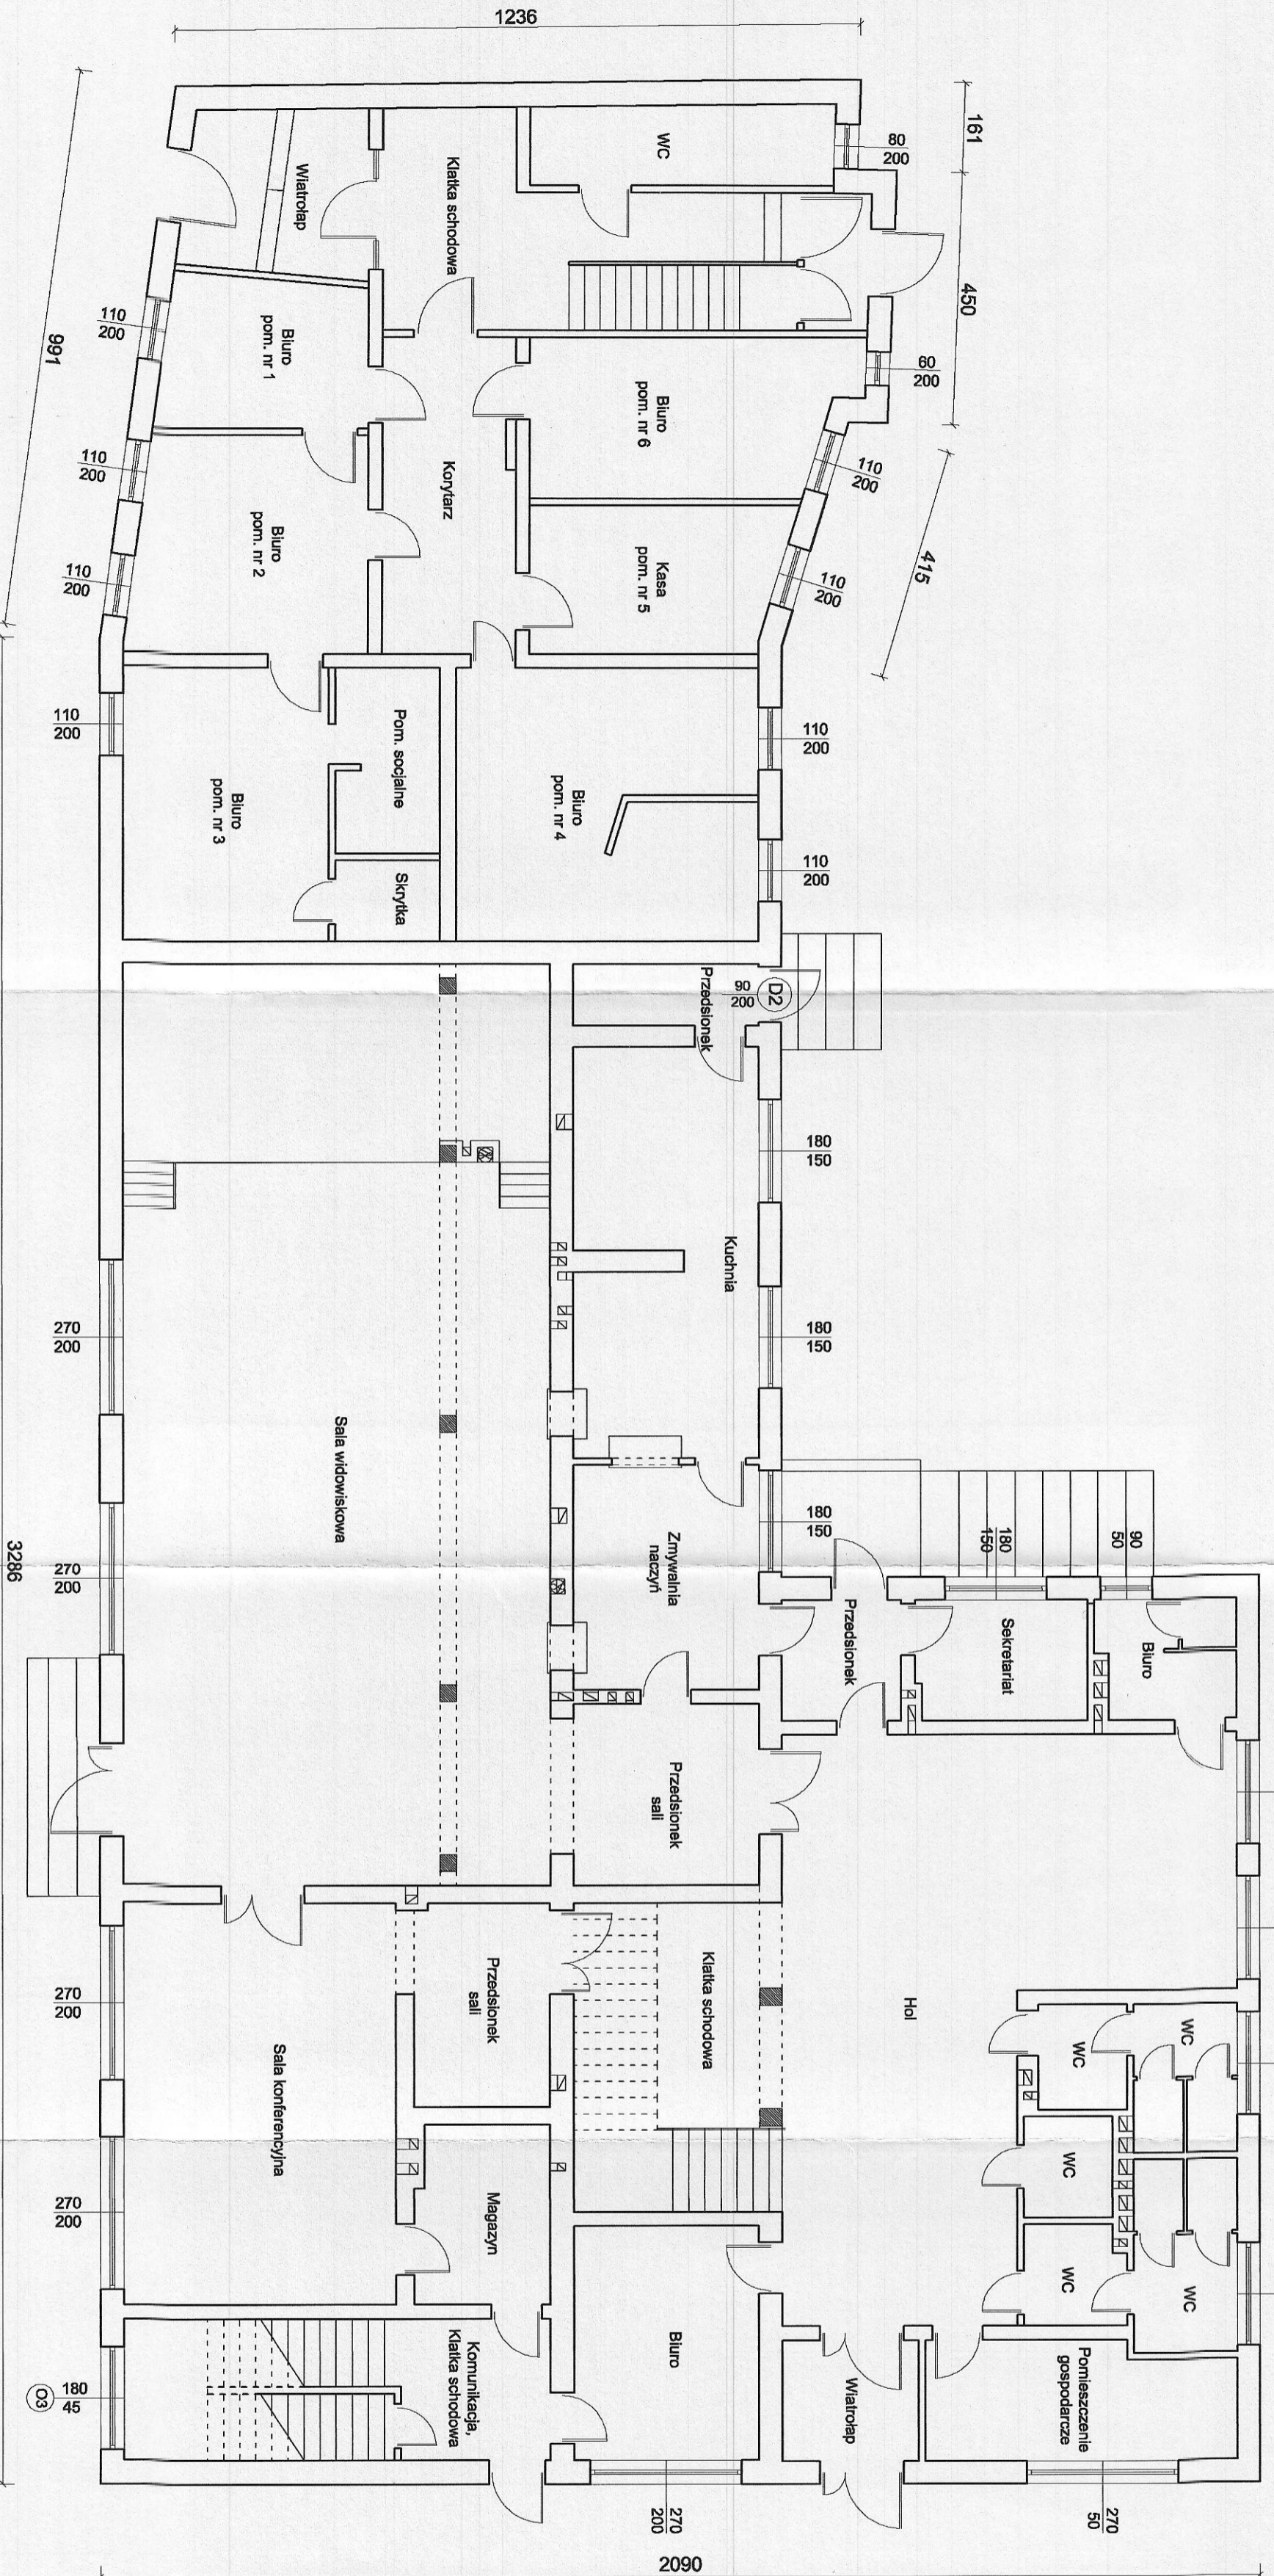

PROJEKT
 Jakub Mandził
 66-500 Strzelce Krajeńskie, ul. Wodociągowa 2B
 tel. 095 7511 531; 501 035 036
 email: biuro@jnpprojekt.pl
 www.jnpprojekt.pl

Projektant:
 mgr inż. Jakub Mandził
mgr inż. Jakub Mandził jest osobą odpowiedzialną za projektowanie i kierowanie robotami budowlanymi bez ograniczeń w specjalności instalacyjnej w zakresie sieci, instalacji i urządzeń wod.-kan., ciepłych, wentylacyjnych i gazowych
Opracowała:
 mgr inż. Agnieszka Baran

Opis:
Termomodernizacja budynku Urzędu Gminy
 w m. Zwierzyn

Adres inwestycji:
 m. Zwierzyn
 ul. Wojska Polskiego 6,8
 dz. nr 189, 191, obręb: Zwierzyn

Rysunek:
RZUT PARTERU
 Nr rys.: **2**
 Skala: 1:100
 Miejsce i data: Strzelce Krajeńskie 15.12.2015 r.