


OZNACZENIA:

- dn 160 PVC - projektowany przykanalik kanalizacji sanitarnej
- dn 110 PVC - projektowany tunel rozsączający
- - - - zasięg studni
- - granice działek
- numery działek

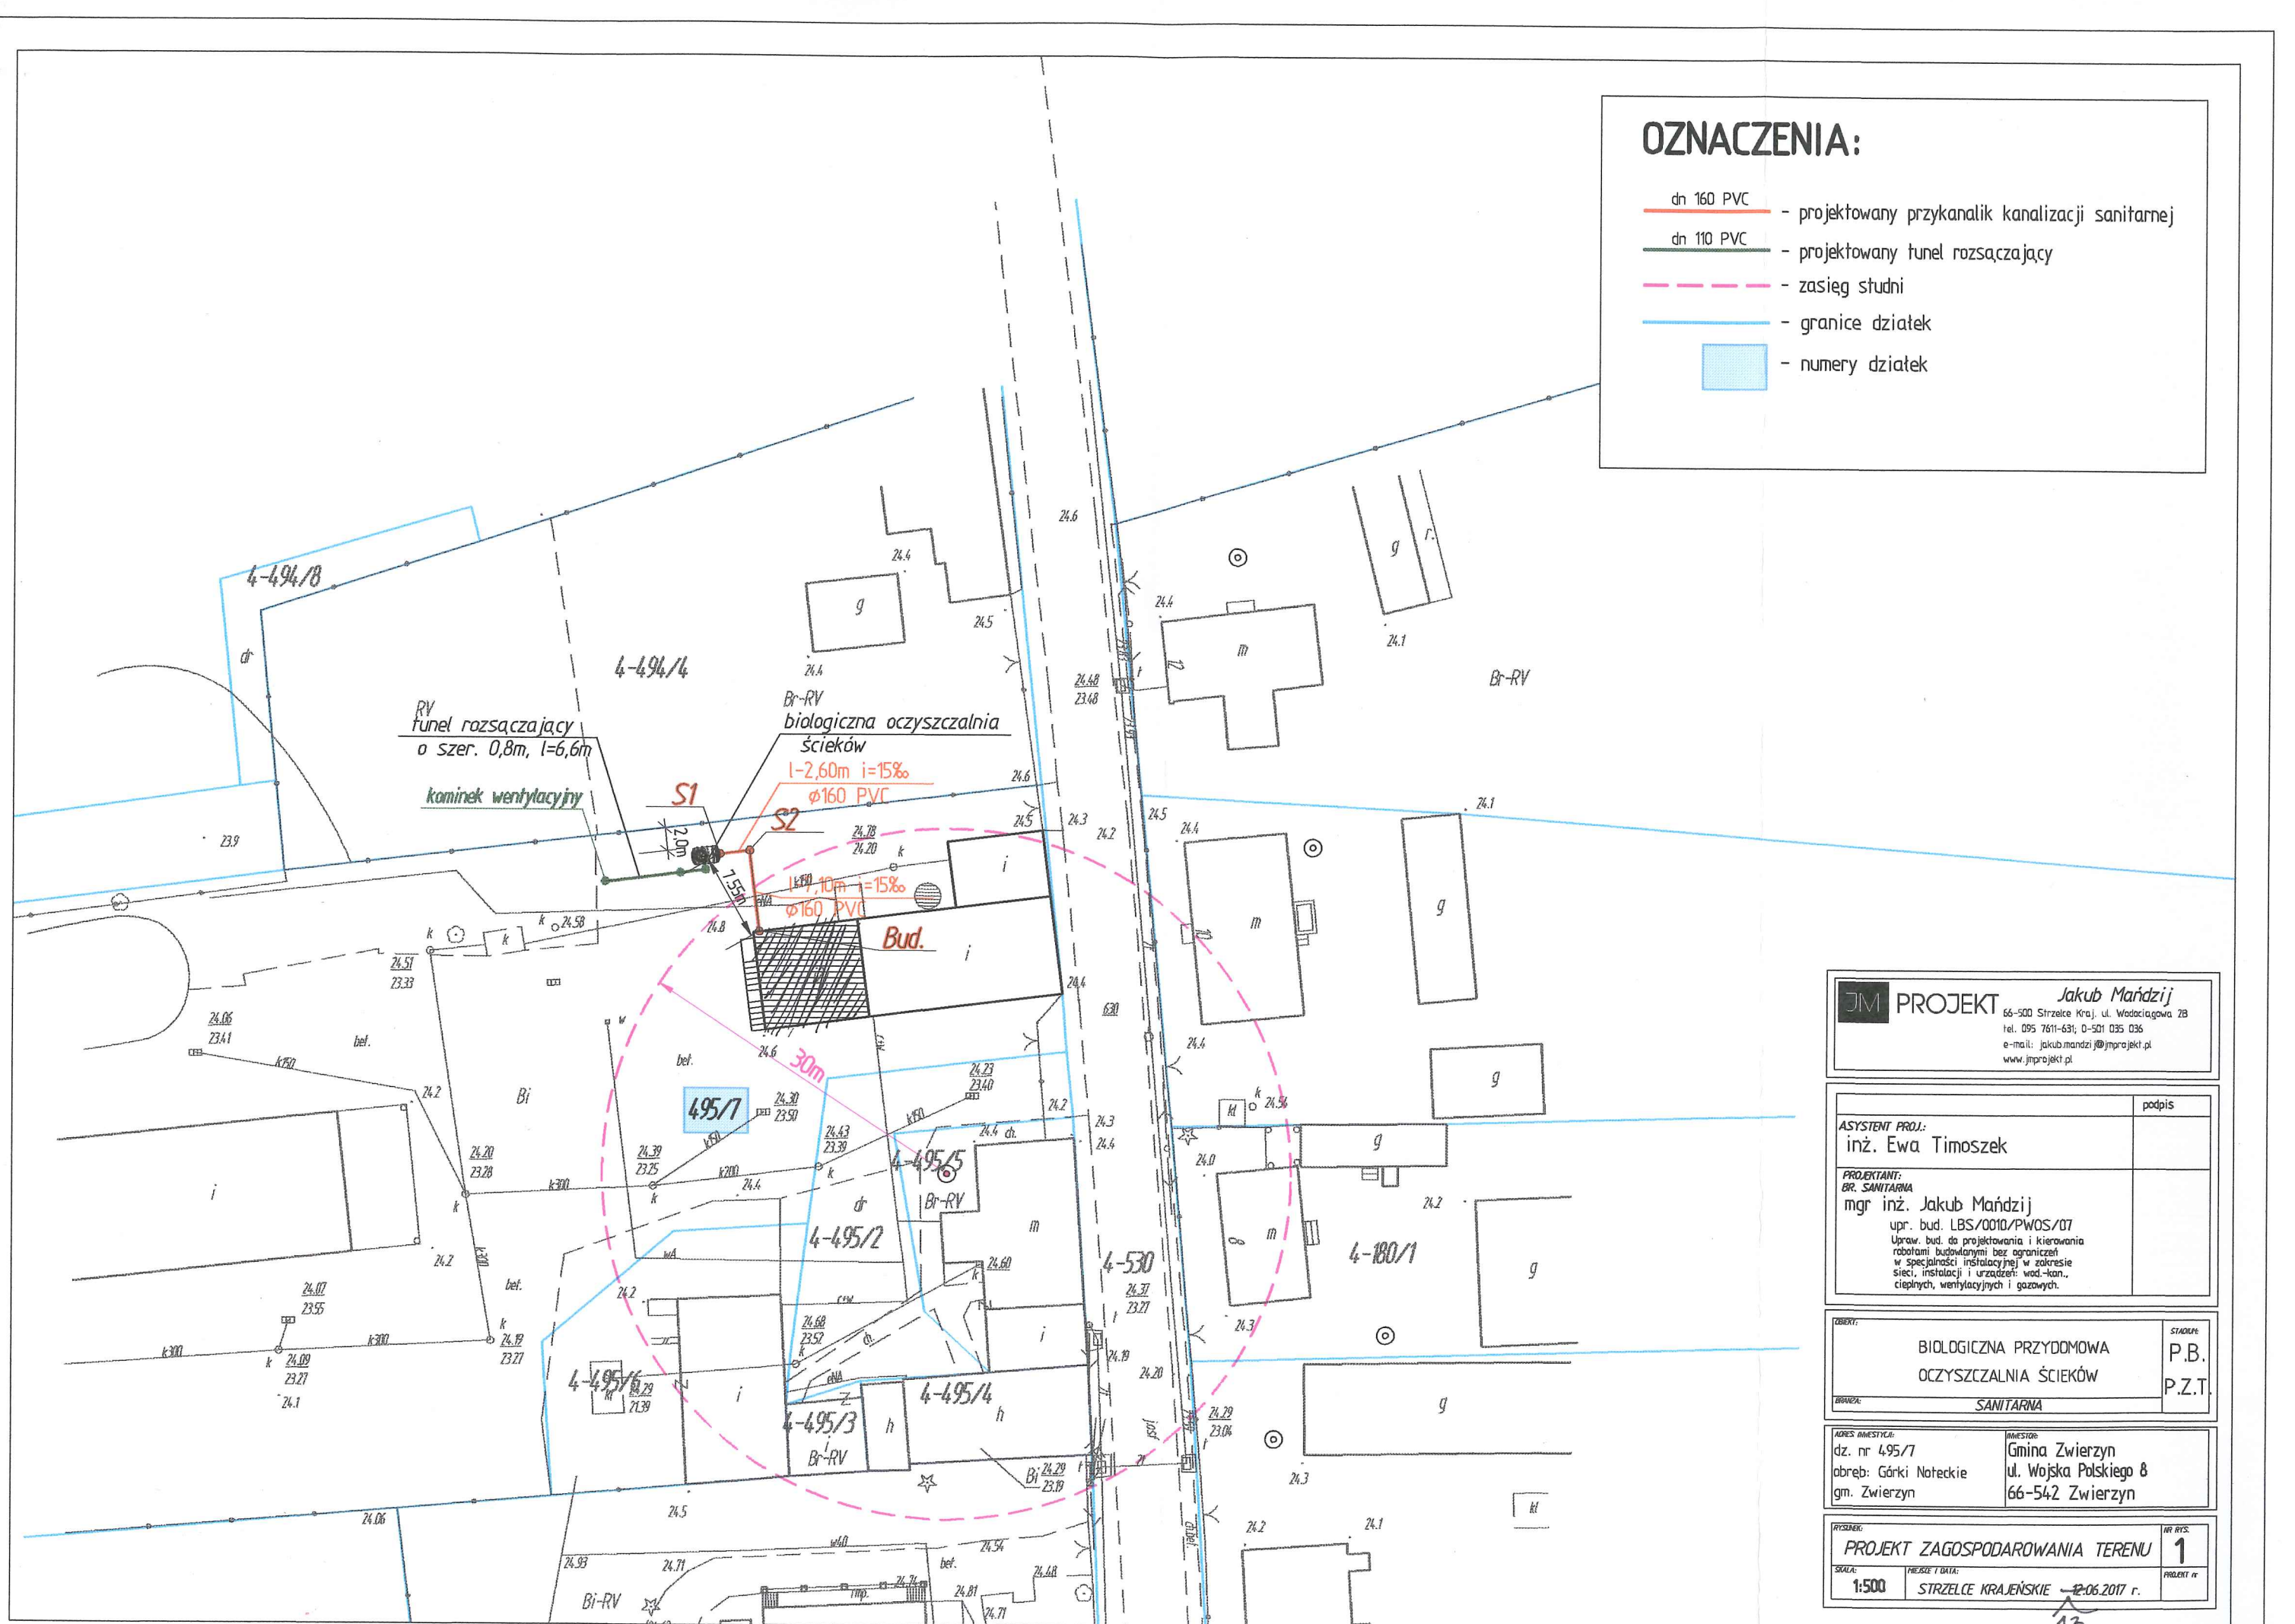

JM PROJEKT *Jakub Mańdzij*
 66-500 Strzelce Kraj., ul. Wodociągowa 2B
 tel. 095 7611-631; 0-501 035 036
 e-mail: jakub.mandziej@jmaprojekt.pl
 www.jmaprojekt.pl

ASYSTENT PROJ.: inż. Ewa Timoszek	podpis
PROJEKTANT: BR. SANITARNA mgr inż. Jakub Mańdzij upr. bud. LBS/0010/PWOS/07 Uprav. bud. do projektowania i kierowania robotami budowlanymi bez ograniczeń w specjalności instalacyjnej w zakresie sieci, instalacji i urządzeń: wod.-kan., ciepłych, wentylacyjnych i gazowych.	

OBIEKT: BIOLOGICZNA PRZYDROMOWA OCZYSZCZALNIA ŚCIEKÓW	STADIUM: P.B. P.Z.T.
BRANŻA: SANITARNA	

ADRES INWESTYCJI: dz. nr 495/7 obręb: Górki Noteckie gm. Zwierzyn	INWESTOR: Gmina Zwierzyn ul. Wojska Polskiego 8 66-542 Zwierzyn
--	--

RYSUNEK: PROJEKT ZAGOSPODAROWANIA TERENU	NR RYS.: 1
SKALA: 1:500	PRZEKREŚLONA I DATA: STRZELCE KRAJEŃSKIE - 12.06.2017 r.