

# ROZWINIĘCIE INSTALACJA WOD-KAN


## OZNACZENIA:

- proj. inst. kanalizacji sanitarnej z rur PVC
- proj. inst. wody zimnej z rur PEX
- proj. inst. wody ciepłej z rur PEX
- ⊗ - pion kanalizacji wyprowadzić ponad dach

- U - umywalka
- WC - muszla ustępowa
- N - natrysk
- ZL - zlewozmywak
- S - syfon
- ⚡ - podgrzewacz elektryczny

wyprowadzić ponad dach

wyprowadzić ponad dach

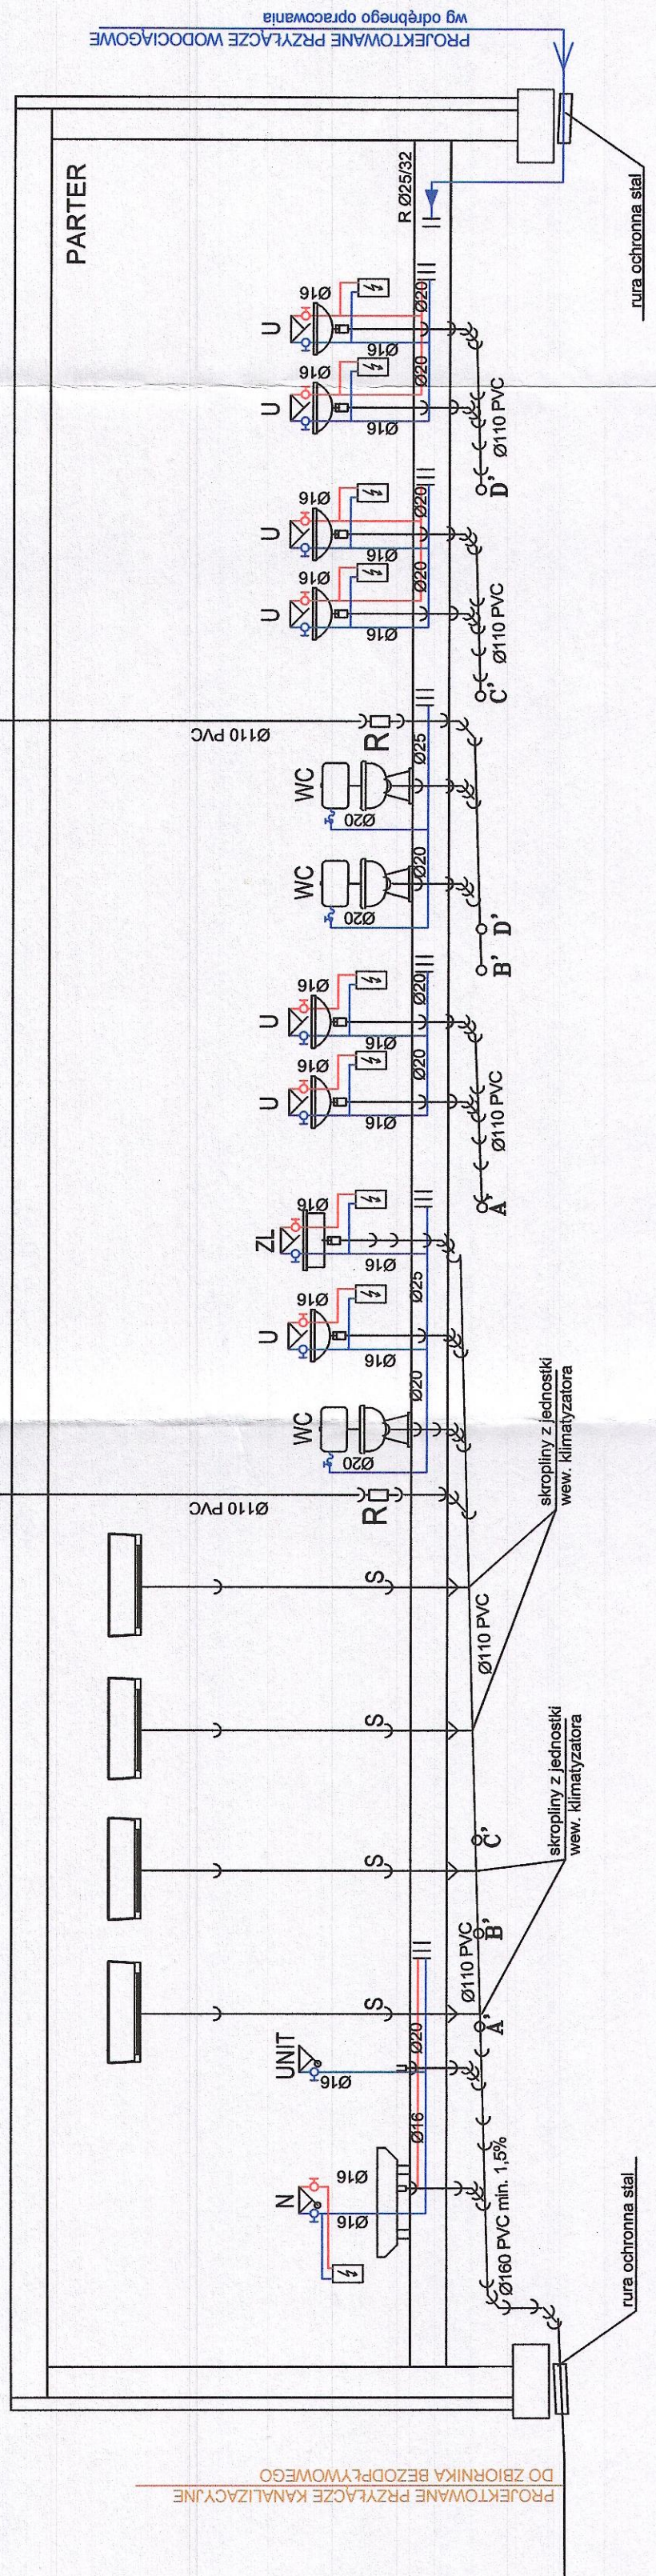

PROJEKTOWANE PRZYŁĄCZE WODOCIĄGOWE  
wg odrębnego opracowania

PROJEKTOWANE PRZYŁĄCZE KANALIZACYJNE  
DO ZBIORNIKA BEZODPŁYWOWEGO

**PROJEKT**

Jakub Marędził  
66-500 Strzelce Kraje, ul. Wodociągowa 2B  
tel. 095 7611 531; 501 036 036  
email: biuro@jprojekt.pl;  
www.jprojekt.pl

**Projektant**  
br. sanitarna: mgr inż. Jakub Marędził  
biuro: mgr inż. Ewa Timoszek  
nr ewid. LBS00091VCA07

**Asystent projektanta:** inż. Ewa Timoszek

**Podpis**

**Obiekt:** Budowa Ośrodka Zdrowia w Górkach Noteckich  
**Stadium:** P. B.

**Biuro:**

**Adres inwestycji:** Gmina Zwierzyn  
obrop. Górki Noteckie  
ul. Wojska Polskiego 8  
gm. Zwierzyn  
dz. nr 644

**Investor:** Gmina Zwierzyn  
ul. Wojska Polskiego 8  
66-542 Zwierzyn

**Rybnick**

**Instalacja wod.-kan. - rozwiniecie**

**Skala:** 1:50  
**Miejsce i data:** Strzelce Kraje 30.05.2017 r.

**Nr rys.:** S-2  
**Proj. nr:**